




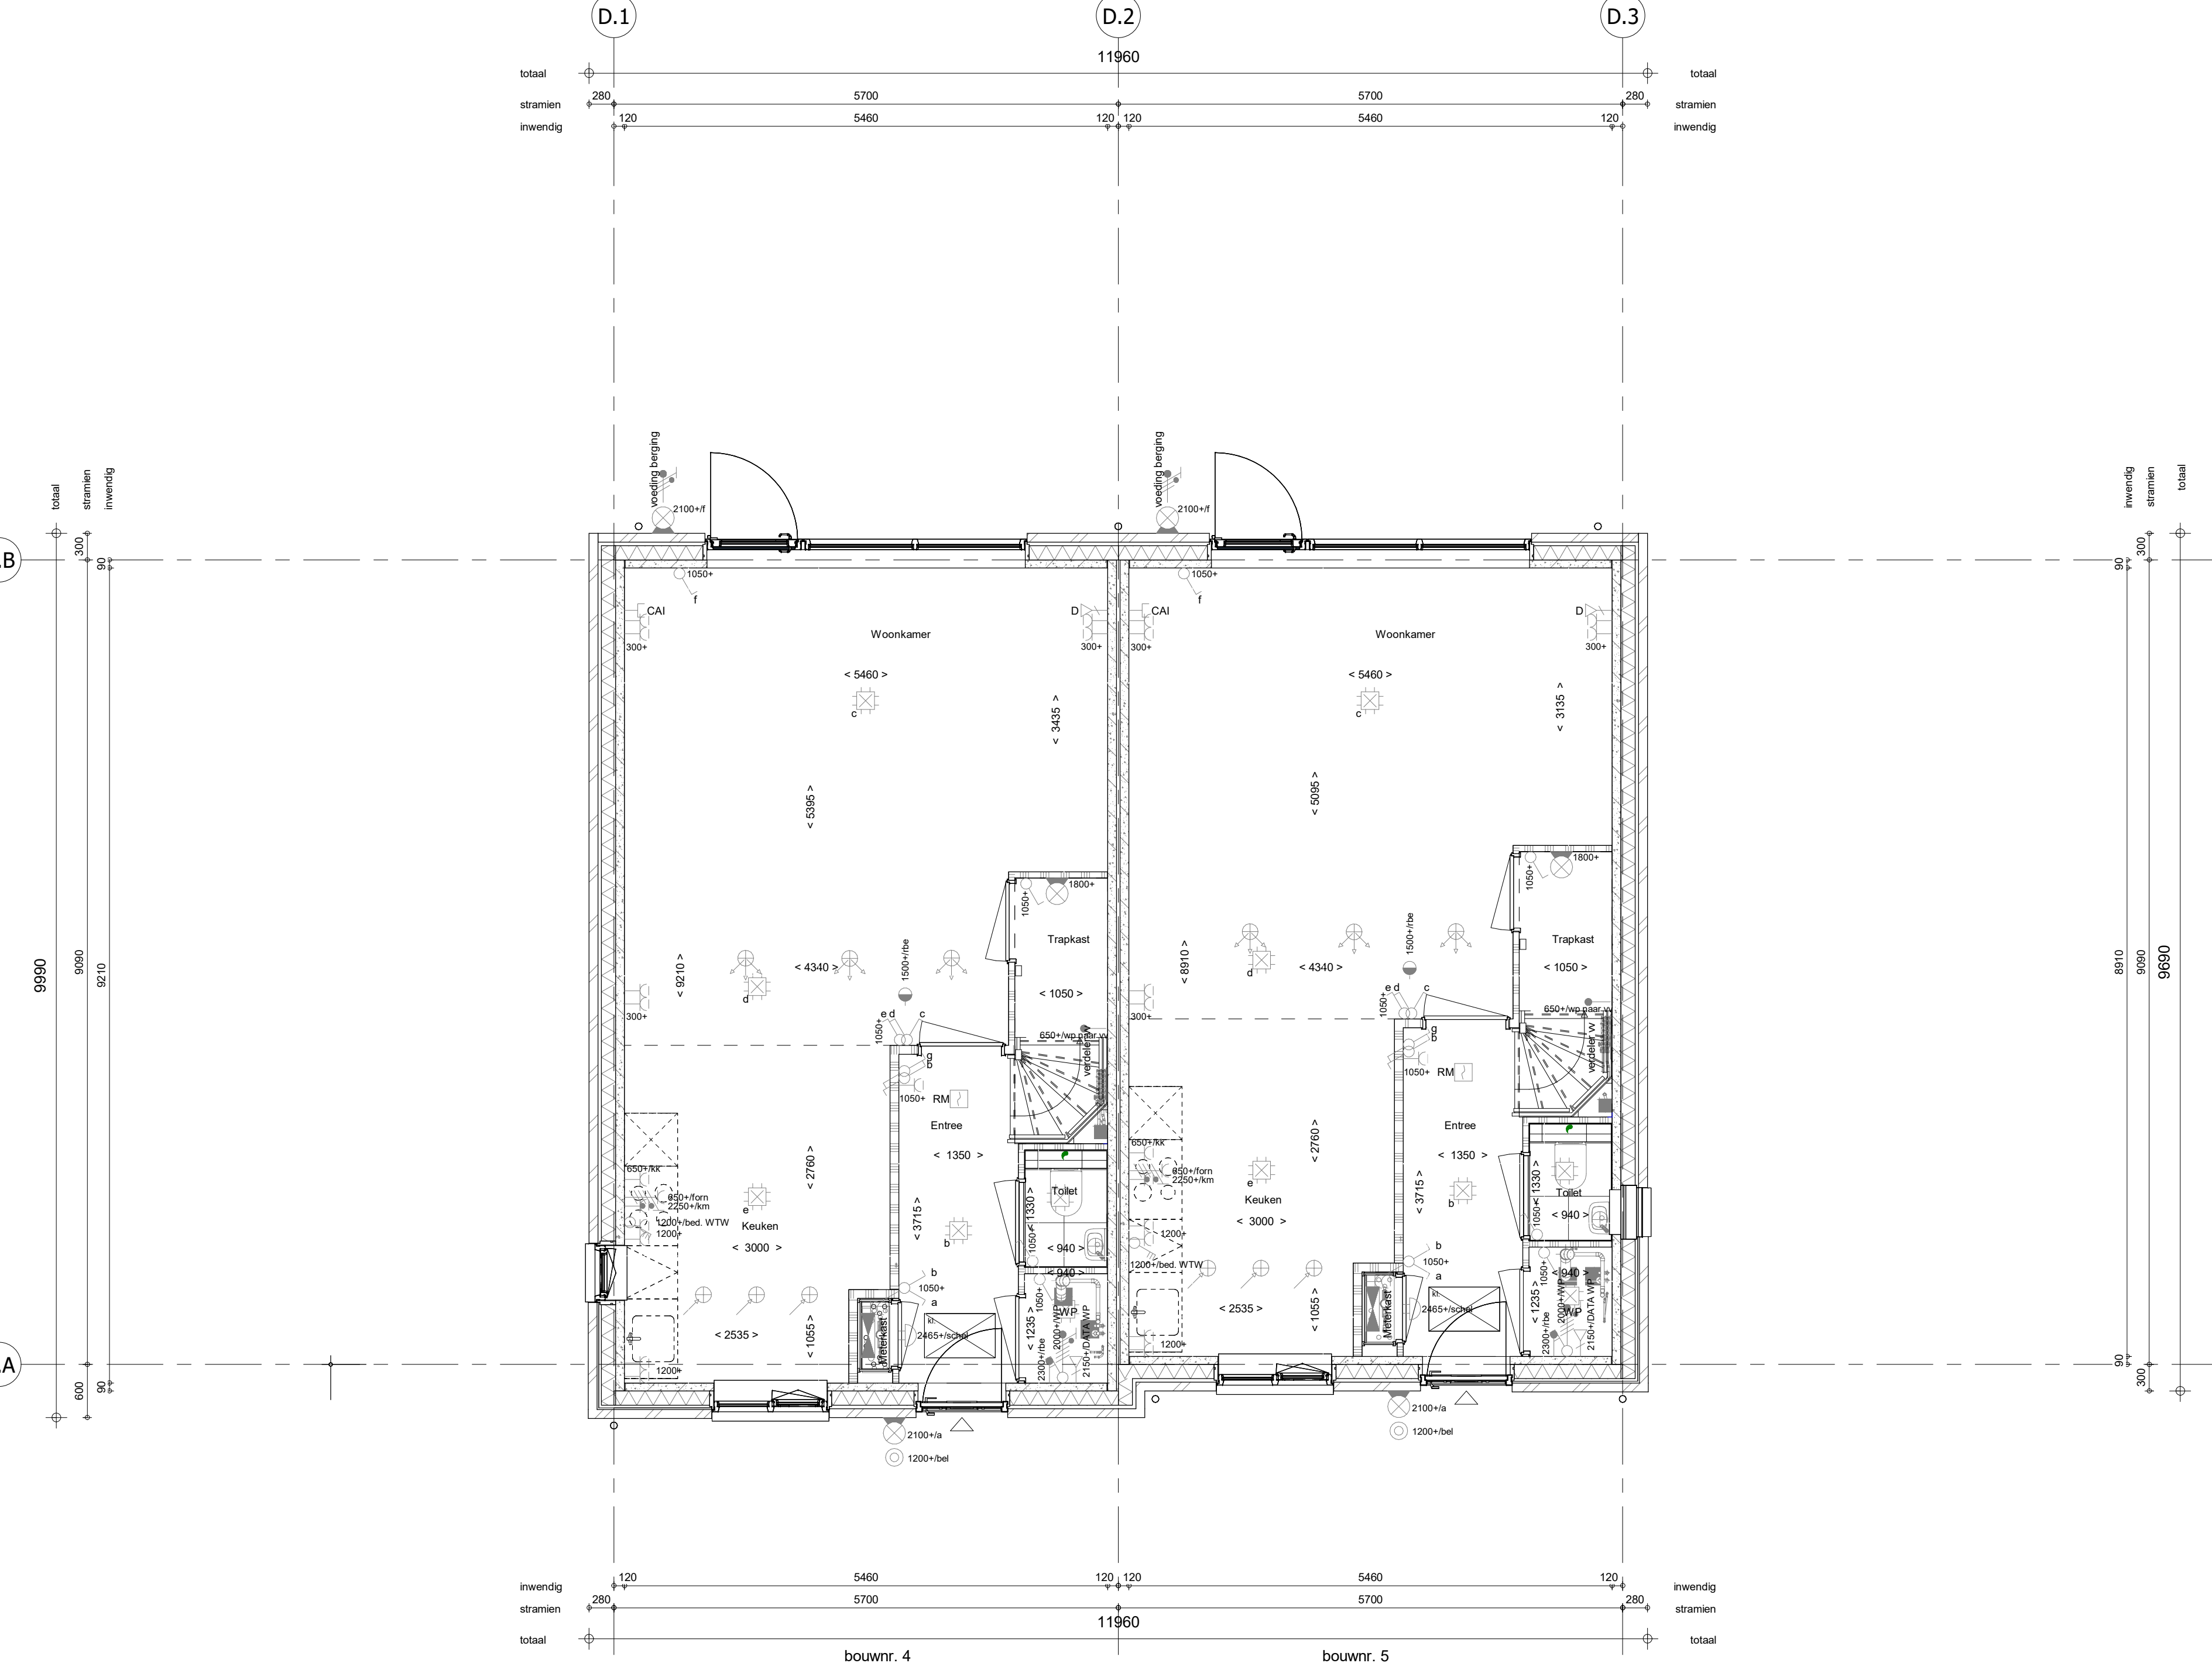


Begane grond
1 : 50

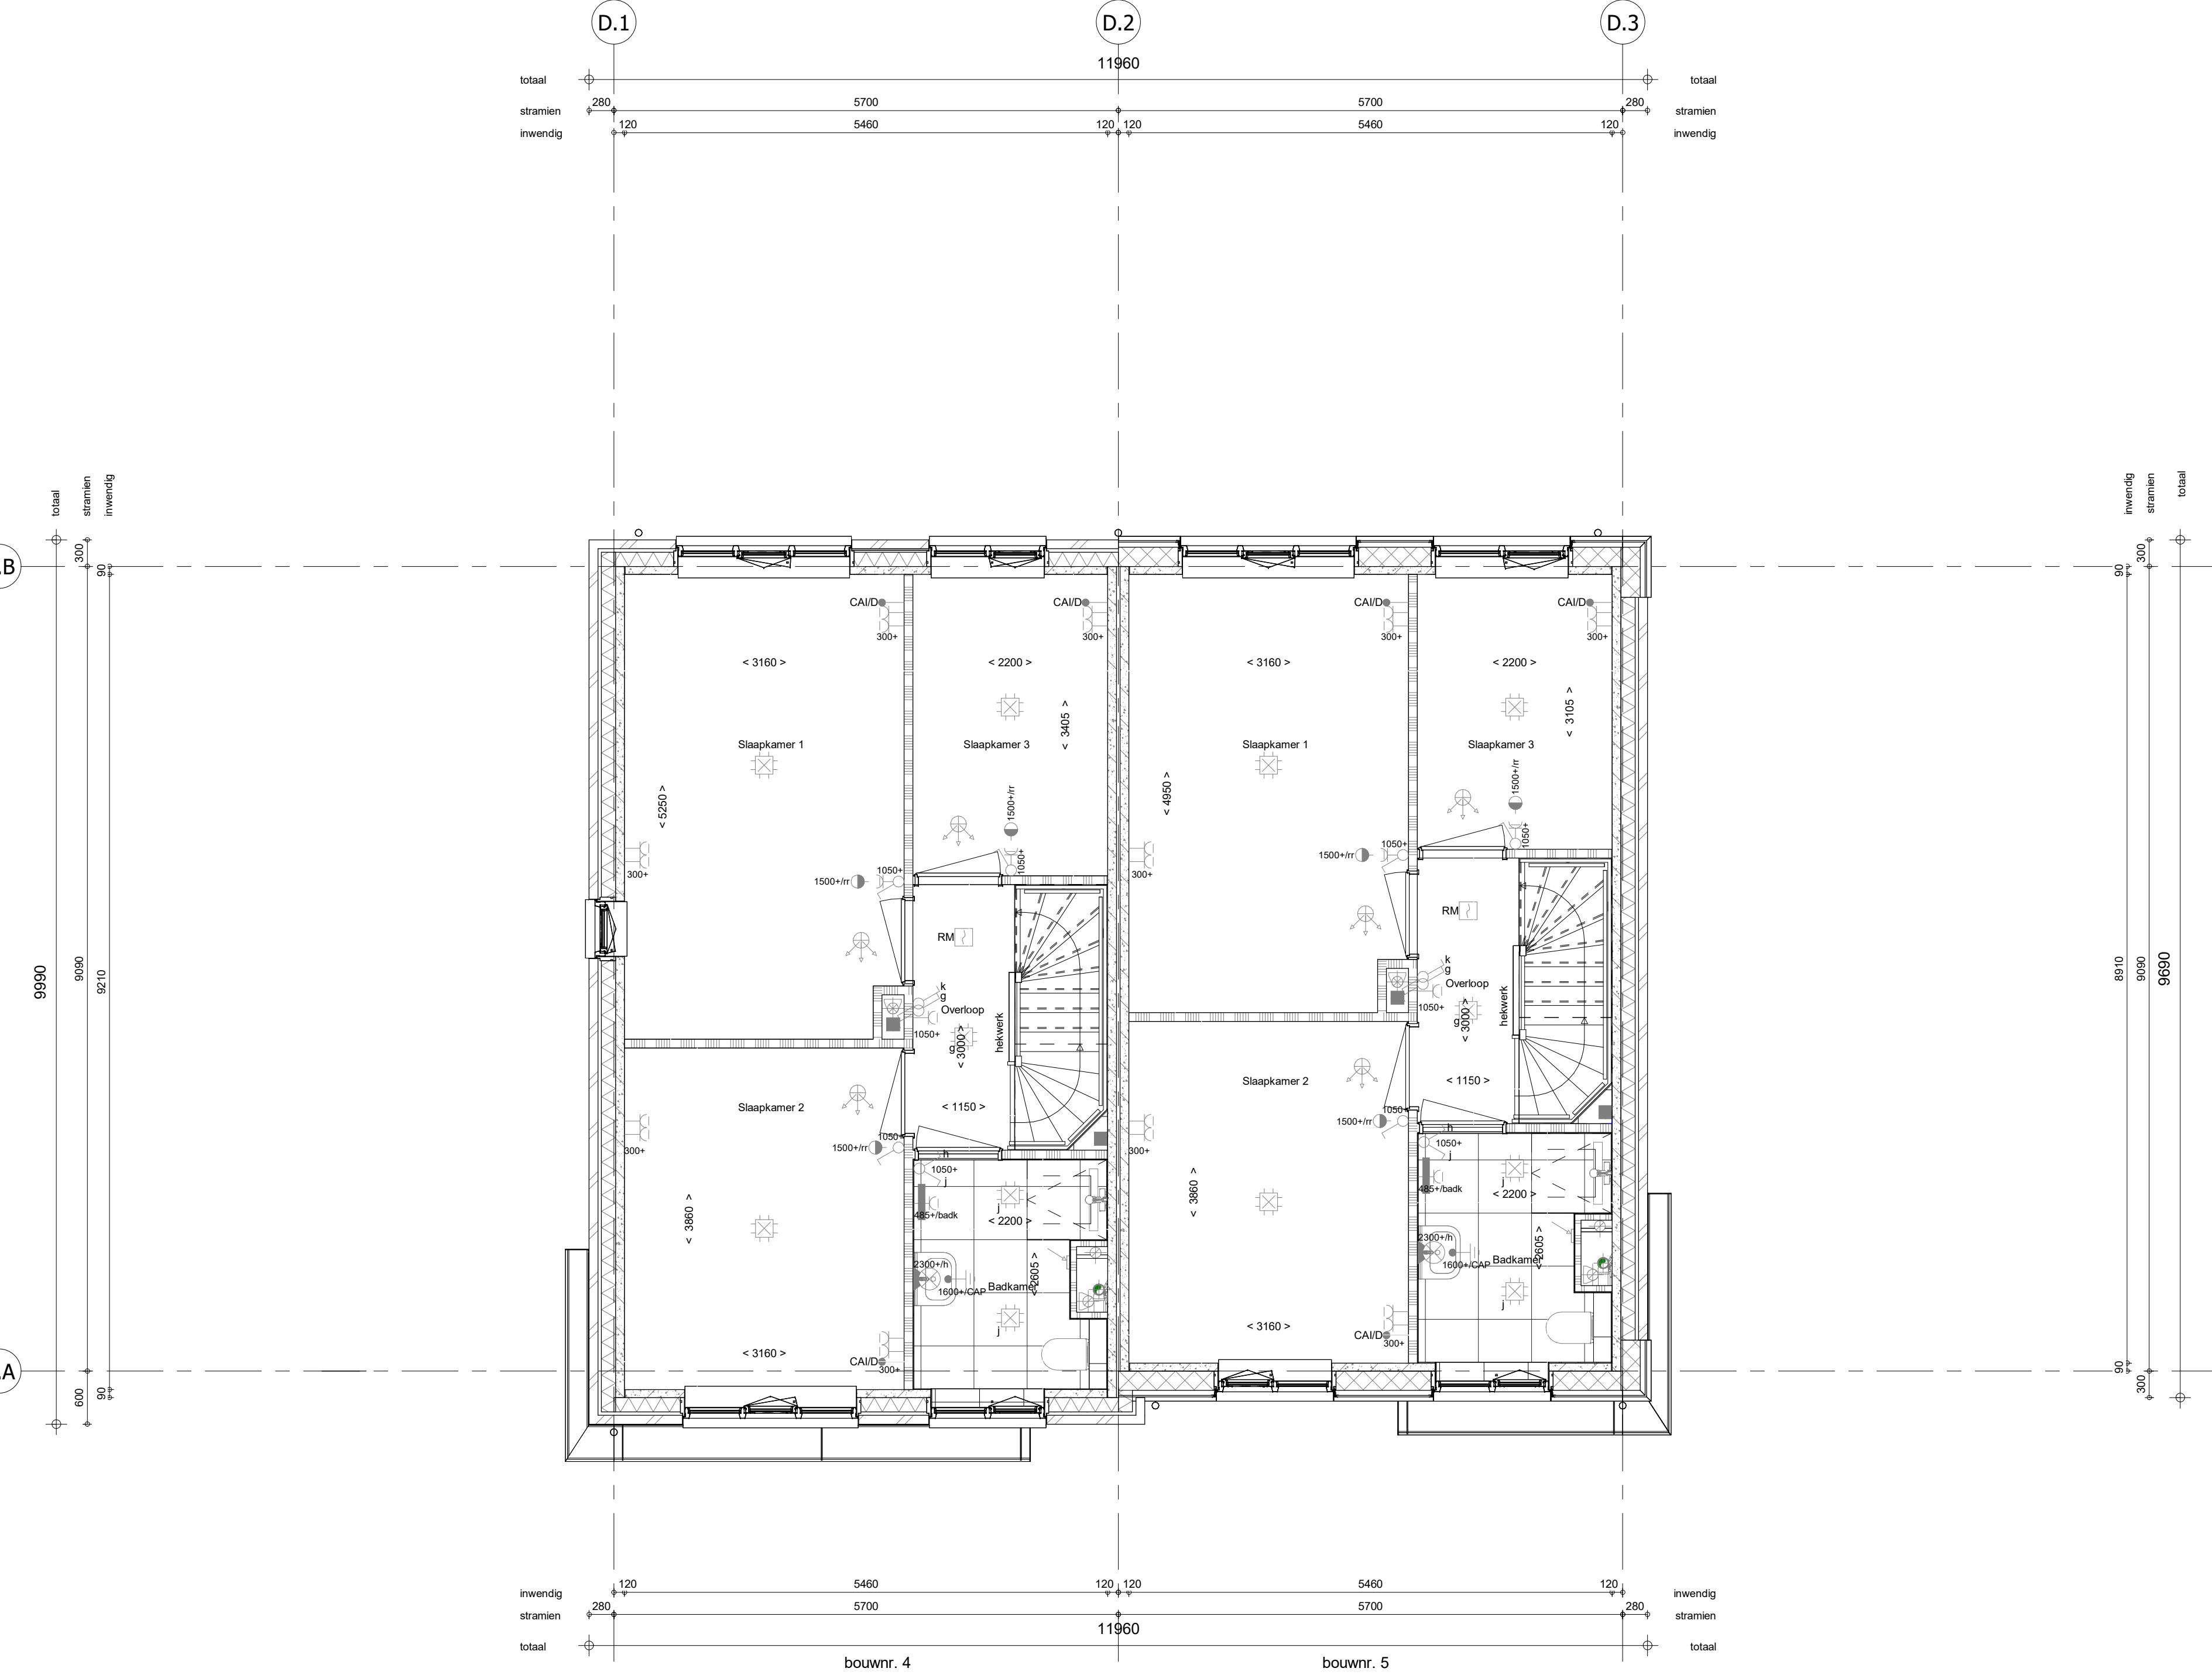

1e verdieping
1 : 50

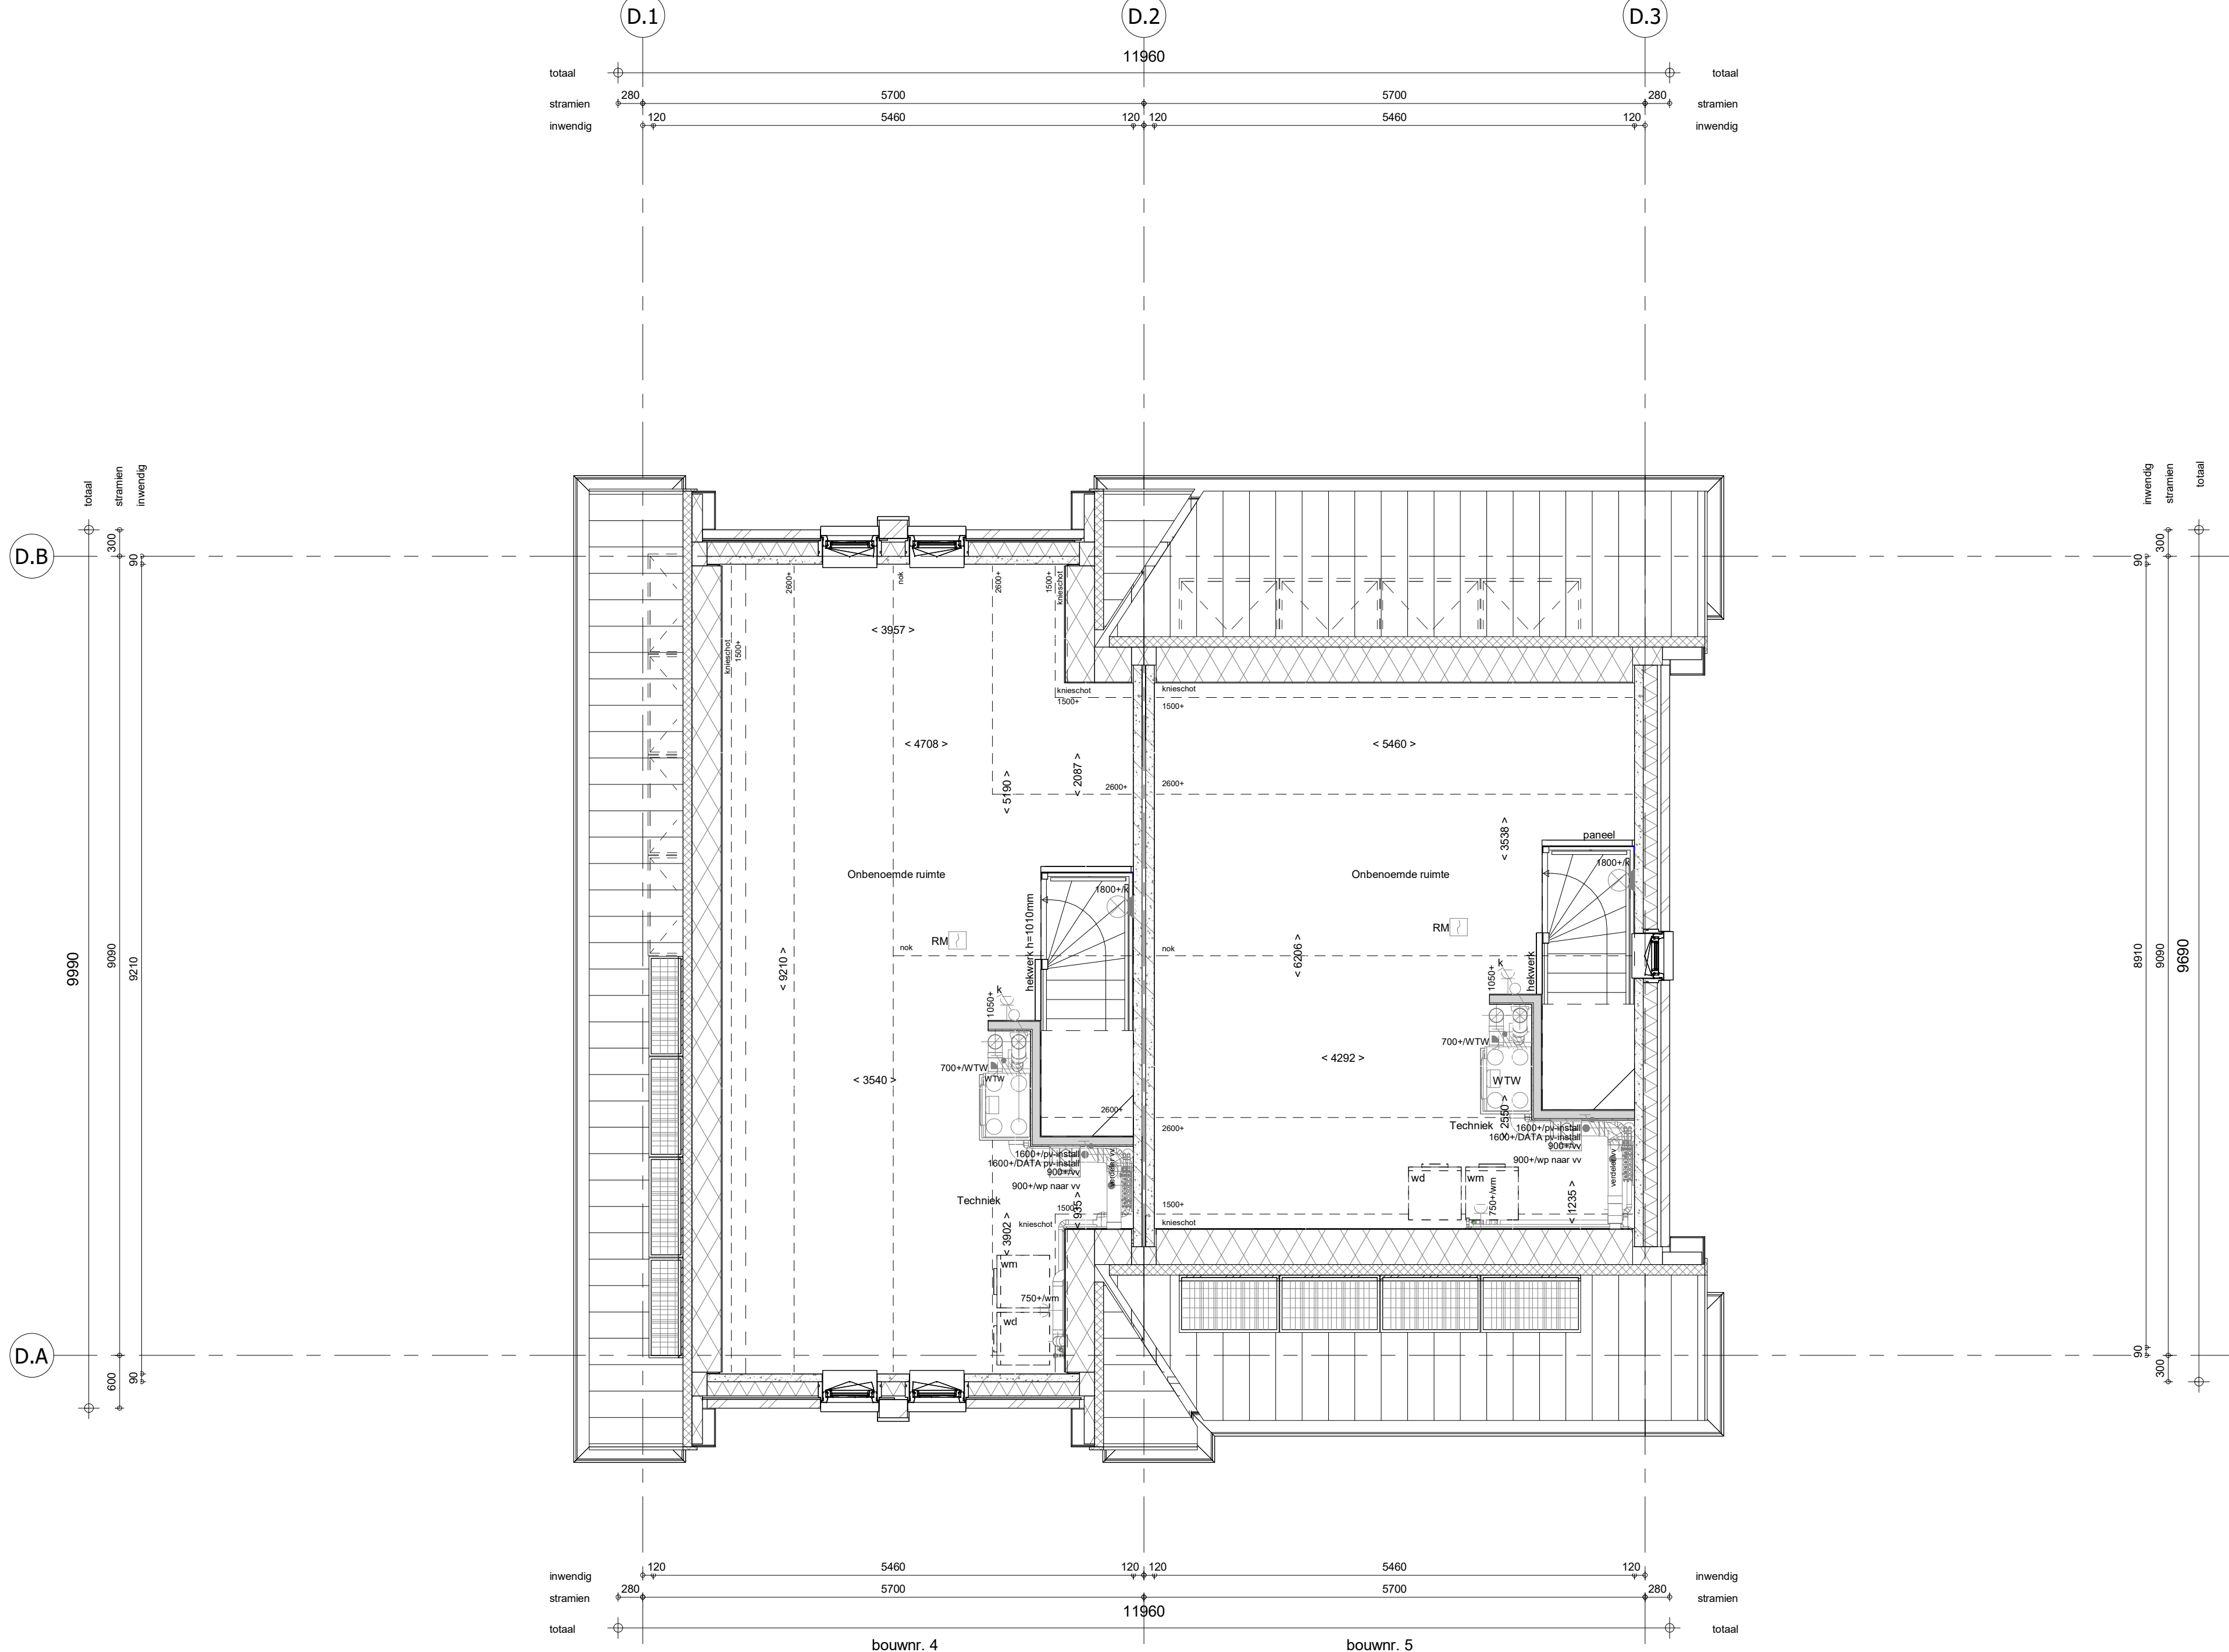

2e verdieping
1 : 50

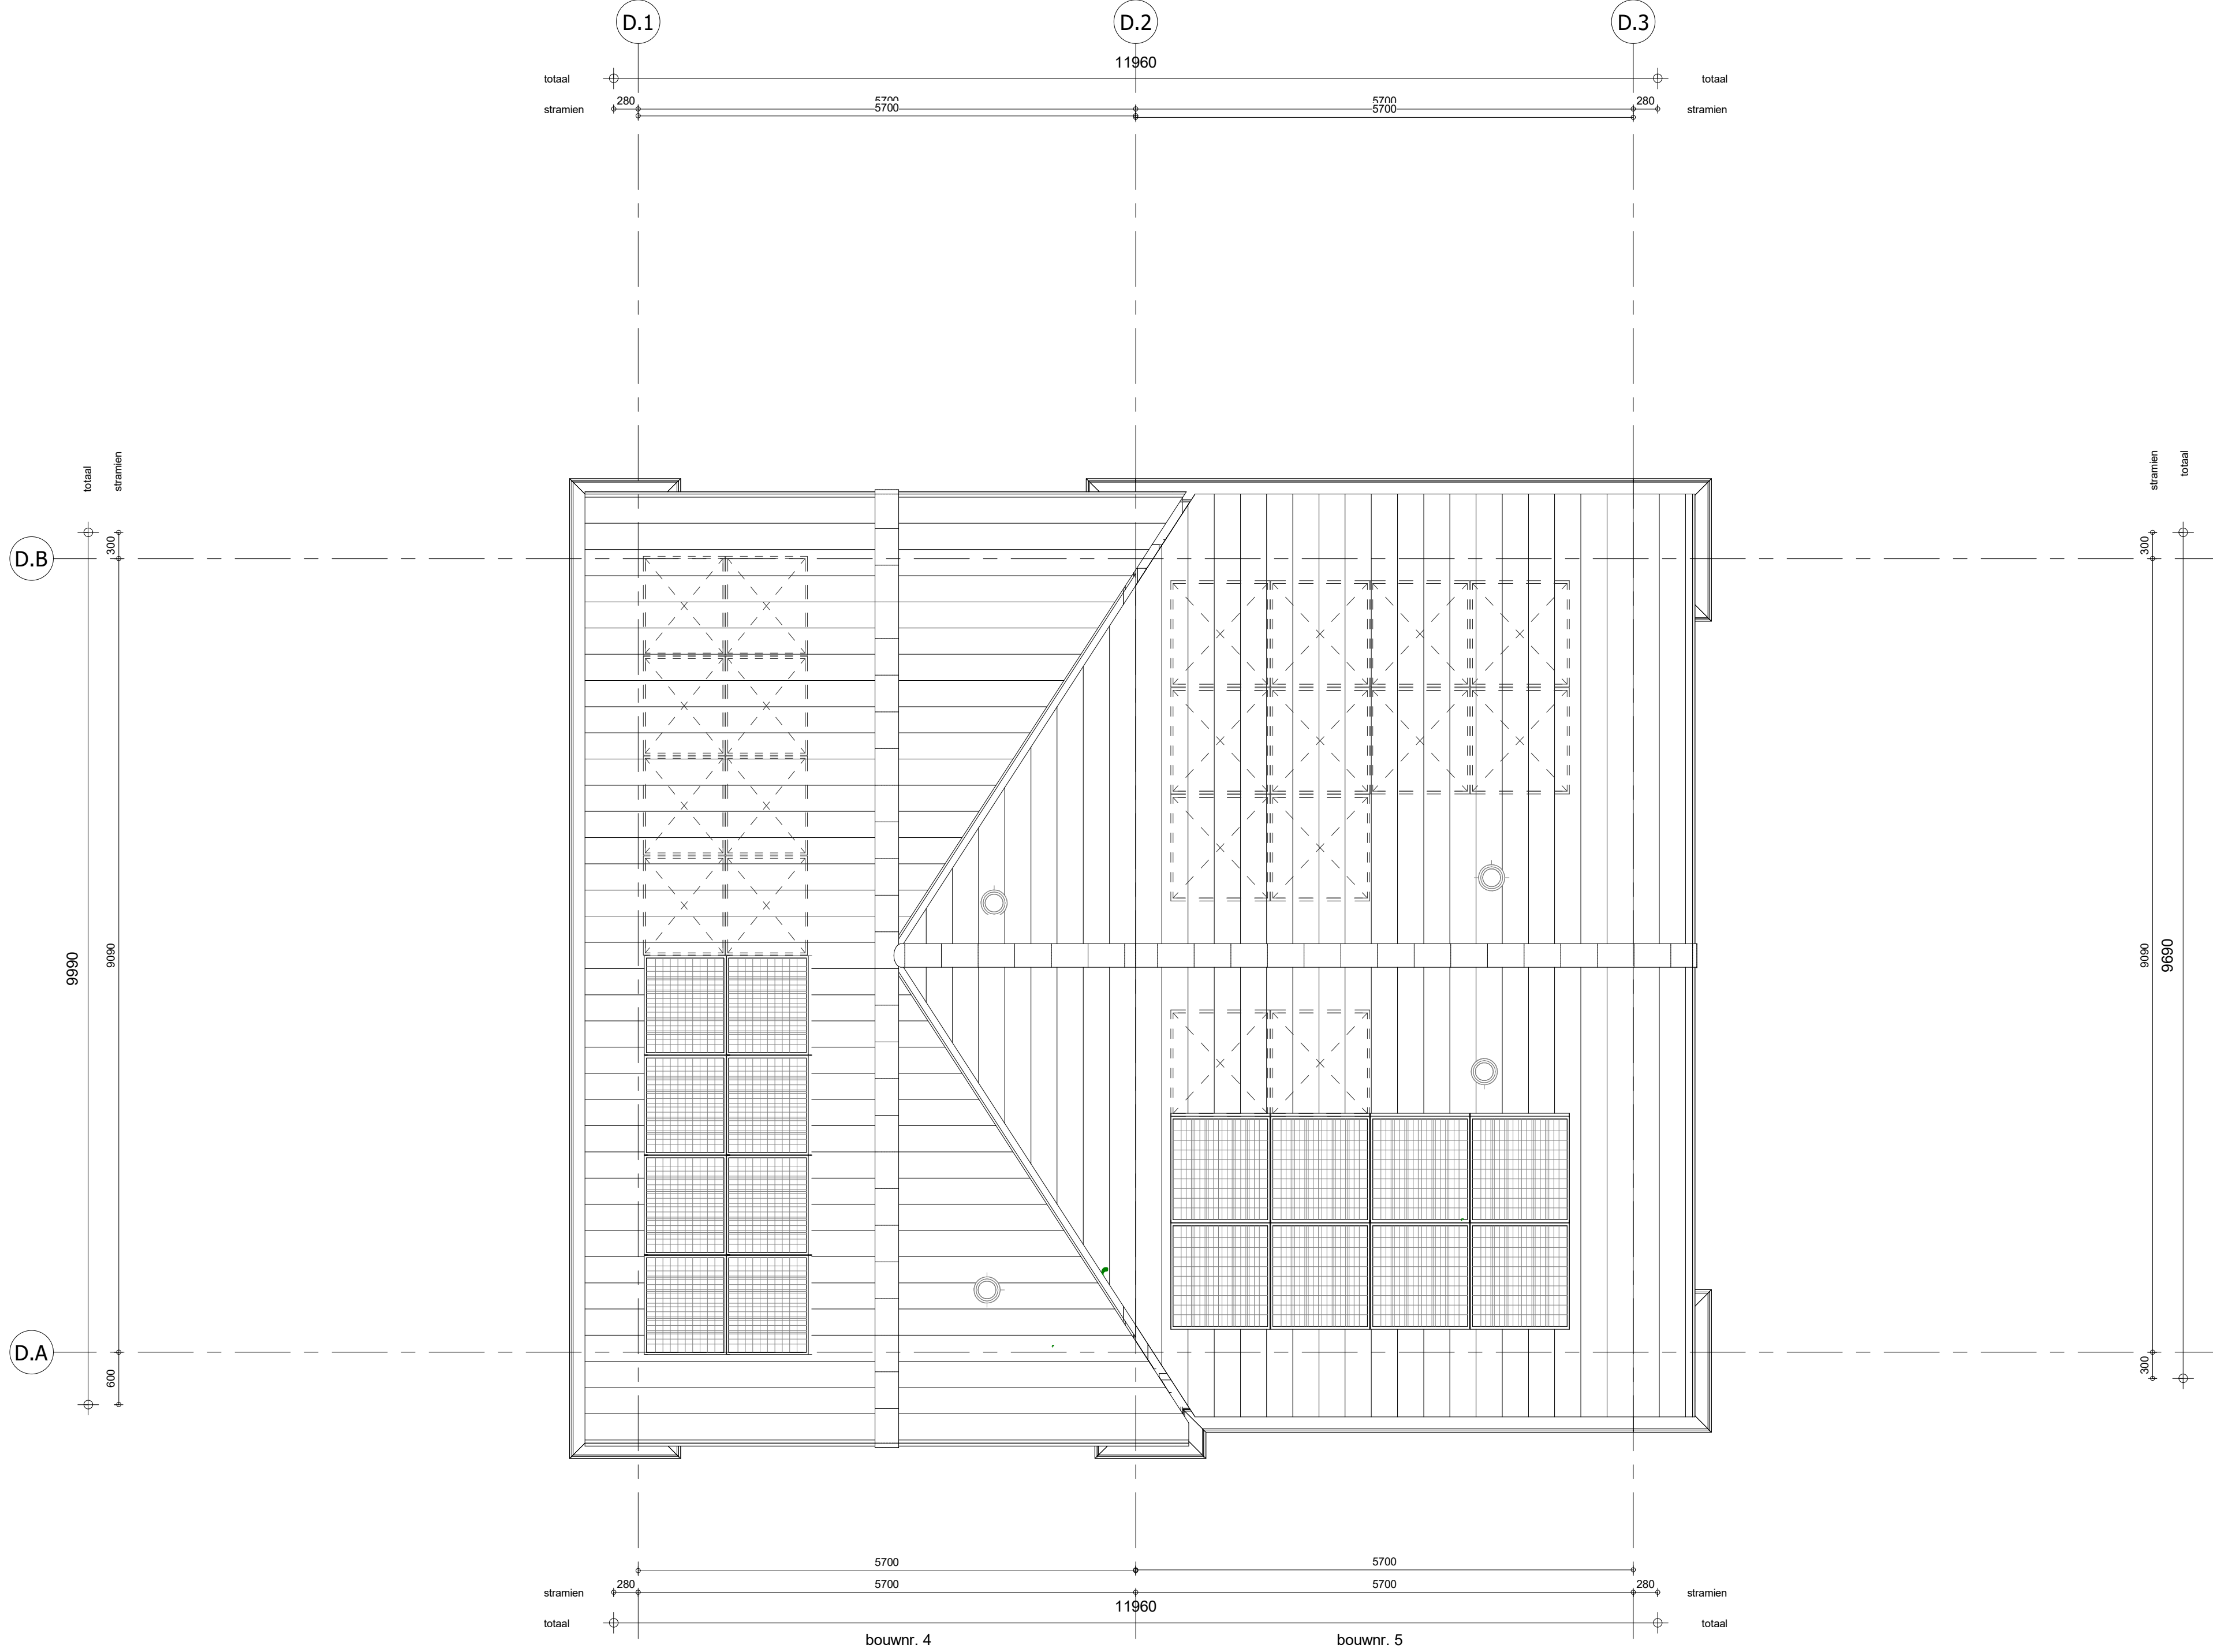

Dakaanzicht
1 : 50

ELEKTRISCHE INSTALLATIE

Aansluitpunt 1 fase, nul en beschermingscontact, pv-install bedraad, niet afgemonteerd (boos in mk)
Aansluitpunt voeding PV-installatie (indien PV-install aanwezig)
Aansluitpunt niet bedraad
Loze leiding wordt bedraad met CAI en UTP kabel, niet afgemonteerd, en op rol in meterkast (pv-inst alleen bedraad met UTP kabel)
Aansluitpunt TV wordt bedraad met CAI en UTP kabel, afgemonteerd met CAI wandcontactdoos en female stekker in meterkast
Aansluitpunt DATA wordt bedraad met CAI en UTP kabel, afgemonteerd met RJ45 wandcontactdoos en RJ45 stekker in meterkast (afgemonteerd DATA indien PV-install aanwezig)
Armatuur met invoerpunt aan buitenzijde, op wand
Bst
Centraal aardpunt
Centraalsdoos tbv verlichting
Drukknop
Eenkeelpolige schakelaar met wandcontactdoos, verhoogde aanrakingsveiligheid
Aansluitpunt tbv armatuur op wand
Rookenmelder, opstap op lichtnet conform NEN 2555
Schakelaar, 1-polig
Schakelaar, 1-polig, met ingebouwde signaalam, scene schakelaar "ALLES UIT" free@home
Schakelaar, serie-
Schakelaar, wissel-
Schakelaar, wissel- 2-voudige uitvoering
Schakelaar, wissel-tenkelpolig
Schakelaar, wissel-tenkelpolig met ingebouwde signaalam
Schakelaar, 3-standen tbv bediening ventilatie
Sturing naar wp (bpe)
Balkenrooster (N-NO zijde schaduwrijk)
Verdeellichring
Wandcontactdoos 1-voudig met beschermingscontact, verhoogde aanrakingsveiligheid
Wandcontactdoos 1-voudig met beschermingscontact, waterdicht
Wandcontactdoos 2-voudig met beschermingscontact, verticaal, verhoogde aanrakingsveiligheid
Wandcontactdoos 2-voudig met beschermingscontact, horizontaal, verhoogde aanrakingsveiligheid
Wandcontactdoos met wisselschakelaar, verhoogde aanrakingsveiligheid
Wandcontactdoos, perlex, 2x230V tbv farnale
Wandcontactdoos, perlex, mv 230V, WP 400V
Omvormer PV-installatie
PV-paneel
aantal en positie PV panelen locatie specifiek
extra PV-panelen vallen onder aanvullende maatregelen om te voldoen aan de BENG-eisen

CENTRALE VERWARMING - EN WATERINSTALLATIE

hwa = hemelwaterafvoer - voor posities zie blokeverzicht
bullenkran voorstrij
opstelplaats warmtepomp (WP)
opstelplaats expansievat

RENOVOOI GEVEL

RENOVOOI BEGLAZING

- beglazing aan binnenzijde (tenzij anders aangegeven)
- inbraakwerendheidsklasse 2 volgens NEN 5096
- beglazing dubbel isolerend
- beglazing triple isolerend
- beglazing dubbel isolerend, veiligheidsglas
- beglazing triple isolerend, veiligheidsglas
- beglazing, metglas
- beglazing, brandwerend
- beglazing, geluïdwerend
- beglazing, zonerend
*deze maatregelen worden ingezet indien noodzakelijk om te voldoen aan de BENG-eisen

VENTILATIE INSTALLATIE

opstelplaats gebalanceerde ventilatie (WTW)
afzuigpunt mechanische ventilatie plafond
afzuigpunt mechanische ventilatie wand

BOUWKUNDIG RENVOOI

Kruipkuk
Entree symbol
betonwanden
- langsgewel 90 mm
- kopgewel en woningscheidende wanden 100 mm
isolatie 100 mm
metselwerk 100 mm
gasbeton 70/100 mm
lichte scheidingwand geïsoleerd 100 mm
lichte scheidingwand ongeïsoleerd 118 mm
dakpakket
ribbenvloer 350 mm
betonvloer 200 mm
dekplaat 70 mm
wandtegels vlg. technische omschrijving

OPSTELPLAATS

wm = wasmachine
wd = wasdroger

RENOVOOI GEVEL

opstelplaats verdel-
vloerwarming
verwarmingselement in badkamer
elektrisch

RENOVOOI GEVEL

A susrooster
V ventilatorrooster
S screen

bovoerpunt mechanische ventilatie plafond
bovoerpunt mechanische ventilatie wand

* Akoestische rooster / valrooster /
afzuigrooster

Wijziging nr. | Wijziging datum | Wijziging omschrijving

Projectnaam: Feel good
Projectlocatie: Middelburg
Projectnr.: PRE12743

Opdrachtgever: Heijmans Vastgoed BV
Architect: Irbo/Quadrant
Projectfase: Verkooptekening
Onderwerp: Plattegronden
Blok D

Formaat: A3 verticaal
Schaal: 1:50
Datum: 15-11-2024
Gek.: VDB

VK-1.010-D

feel good
Woningbouw

heijmans
Woningbouw

Amsterdam 06 1244 11111
020 481 1111
020 481 1111
020 481 1111

Amsterdam 06 1244 11111
020 481 1111
020 481 1111
020 481 1111